



2 COZINHA - VISTA A  
ESCALA 1:25

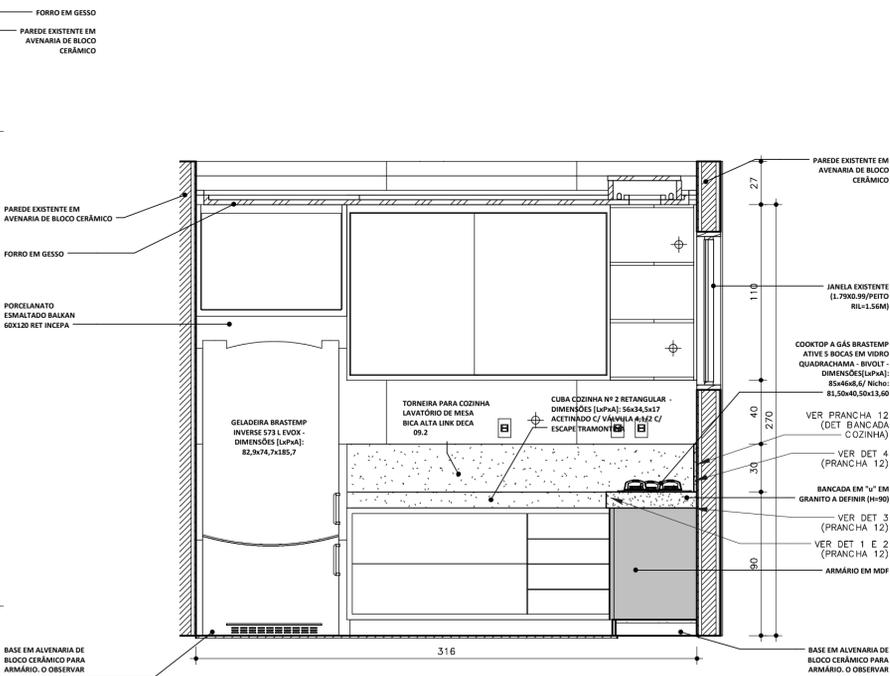


3 COZINHA - VISTA B  
ESCALA 1:25

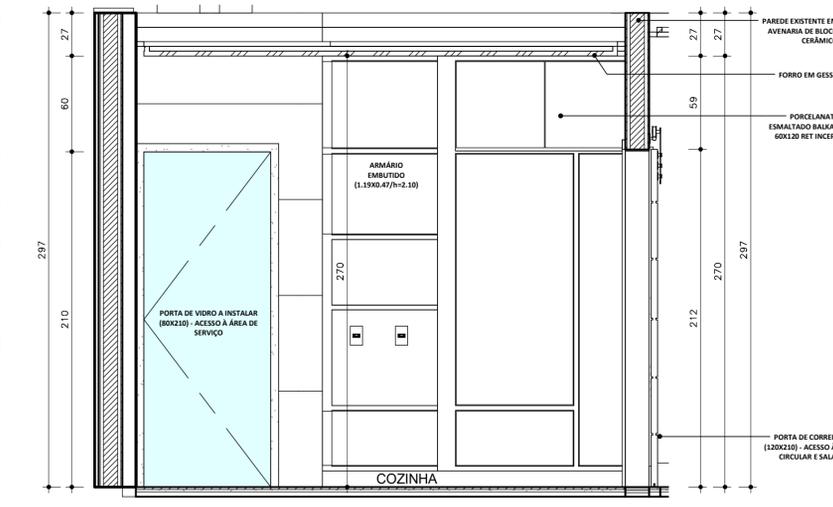


5 COZINHA - VISTA D  
ESCALA 1:25

LEGENDA PONTOS ELÉTRICOS	LEGENDA PONTOS HIDRÁULICOS
◀ PONTOS EXISTENTES	⑤ VASO SANITÁRIO
◀ PONTOS NOVOS	② ÁGUA FRIA
◀ PONTOS A REMOVER	③ CHUVEIRO
◀ TOMADA BAIXA H=35cm	② SAÍDA DE ÁGUA (LAVATÓRIO)
◀ TOMADA MÉDIA H=130cm	② ENTRADA DE ÁGUA (ESGOTO)
☎ TELEFONE	② REGISTRO DE GAVETA
☐ TAMPA CEGA BAIXA OU CAIXA DE PASSAGEM	② REGISTRO DE PRESSÃO
☐ TAMPA CEGA MÉDIA OU CAIXA DE PASSAGEM	② RALO
☐ PONTO PARA ANTENA/ TV	
☐ PONTO DE LUZ NA PAREDE PARA FITA LED	
☐ INTERRUPTOR DUPLO H=135cm	
☐ DISJUNTOR GERAL H=135cm	
☐ CAMPAINHA / SAÍDA DE SOM CAMPANHIA	
☐ PONTO DE LUZ NO TETO	

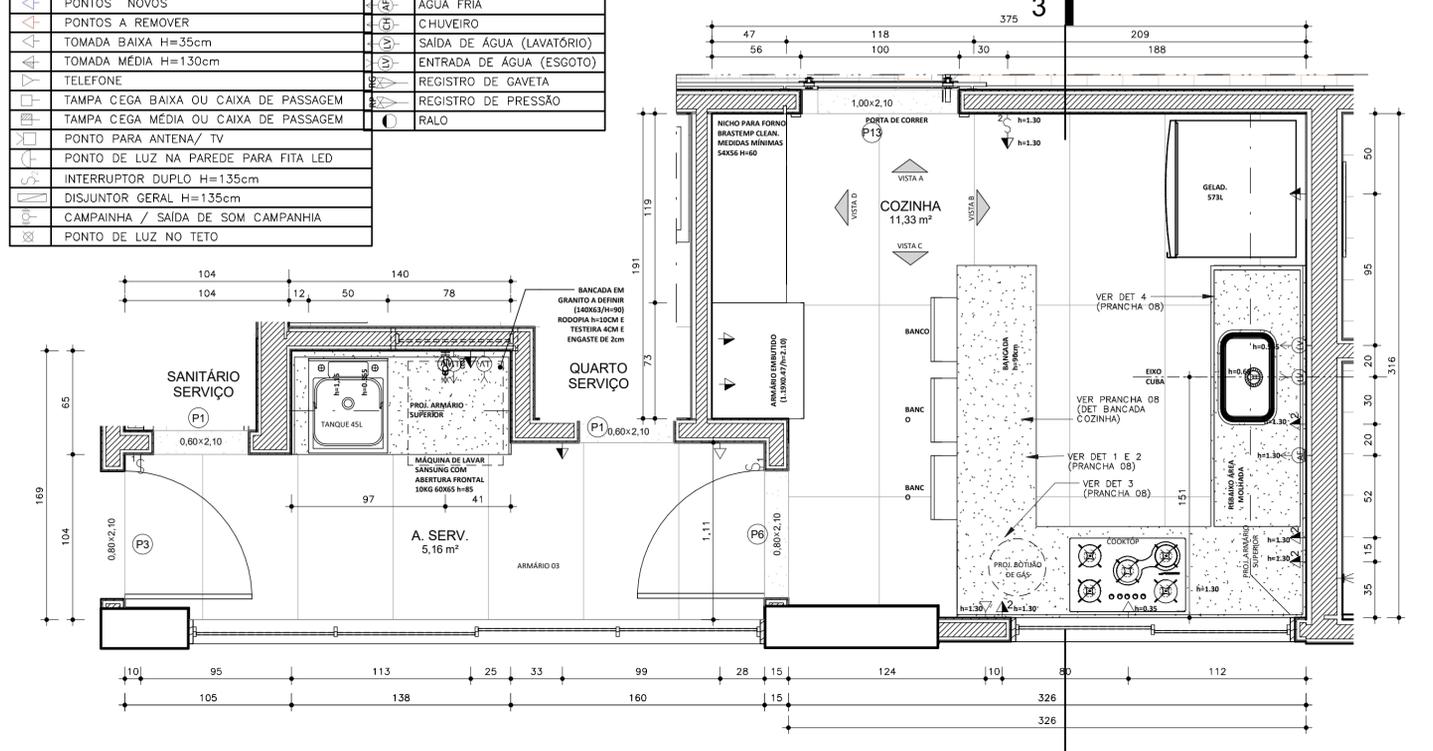

1 PB COZINHA E A.SERV.  
ESCALA 1:25

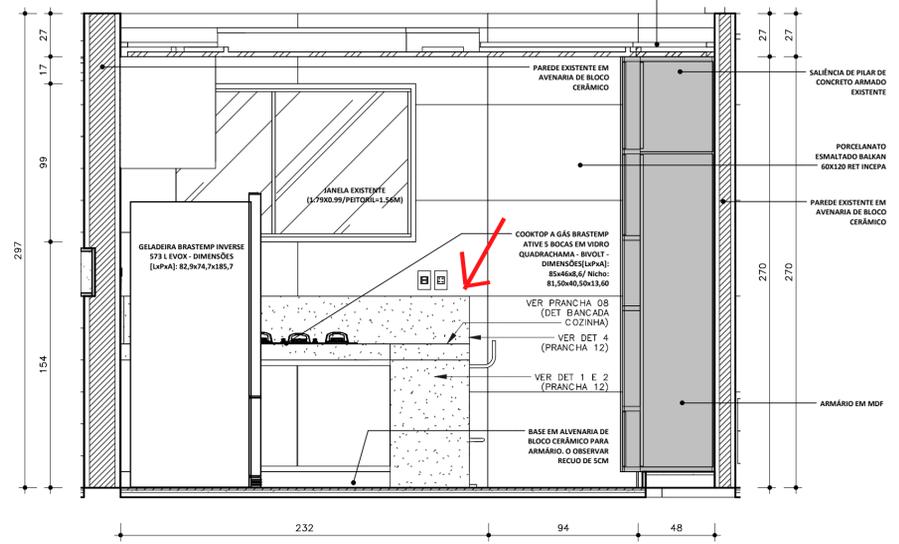

4 COZINHA - VISTA C  
ESCALA 1:25



6 3D COZINHA 1  
ESCALA

OBS.: 1. CONFERIR MEDIDAS NO LOCAL | 2. CONSULTAR DIMENSÕES REAIS DAS ESTRUTURAS NO PROJETO ESTRUTURAL E/OU IN LOCO

**Atelier Plural**  
 Rua Teixeira Leal, 145. Ap. 903. Graça, Salvador-Bahia  
 Tel: +55 71 4843.3037 7361 | R. Bahia de São Paulo, 176 | Bahia - 40140-040, São João del-Rei - 31280-000

**Apartamento Lilia Franciosi**  
 Projeto Executivo / Revisão Obra R1  
 CLIENTE: Lilia Franciosi  
 ENDEREÇO: Rua Teixeira Leal, 145. Ap. 903. Graça, Salvador-Bahia  
 EQUIPE: Joana Pinheiro CAU: AS8878-9  
 DATA: 05/08/2016  
 PRANCHA: 07/18  
 ESCALA: Como

PLANTA BAIXA COZINHA E A. DE SERV.  
 (Atelier Plural: 3037-7361)